

PROJEKT ZAGOSPODAROWANIA TERENU
DZIAŁEK

276/3, 276/27, 276/37, 276/56 – obr. Dąbrowa
484, 486 – obr. Kamień Krajeński


MAPA DO CELÓW PROJEKTOWYCH
Skala: 1:500
Województwo: kujawsko-pomorskie
Powiat: sępoleński
Jedn. ewid: Kamień Kraj. – G [041301_5]
Obręb: Dąbrowa [0001]
dz. 276/37, 276/56
sekcja: 344.114.094.4
344.114.103.3
344.114.142.2?
Układ odwzorowawczy: "1965/3"
Układ wys.: Kronsztadt
Nr ewid. zgłosz. GN.6640.390.2014

Nie wykonano ustalenia obciążeń
służebnościami gruntowymi

Mapa powstała po zaktualizowaniu i przetworzeniu
mapy zasadniczej 1:1000 sekcja mapy nr: 344.114.094,
344.114.103, 114.142

Zastrzegam się, że opracowana mapa może
nie zawierać pełnej informacji o przebiegu
przewodów podziemnych, których z powodu
braku danych instytucji branżowych oraz
stosowanych metod pomiaru ujawnienie
nie jest możliwe.

USŁUGI GEODEZYJNE
Jarosław Fabia
NIP 555-16-65-00
ul. Kościuszki 15, 89-400 Sępólno Krajeńskie
tel. 52 388 25 23, kom. 512 22 22 22
tel. dom. 512 22 22 22

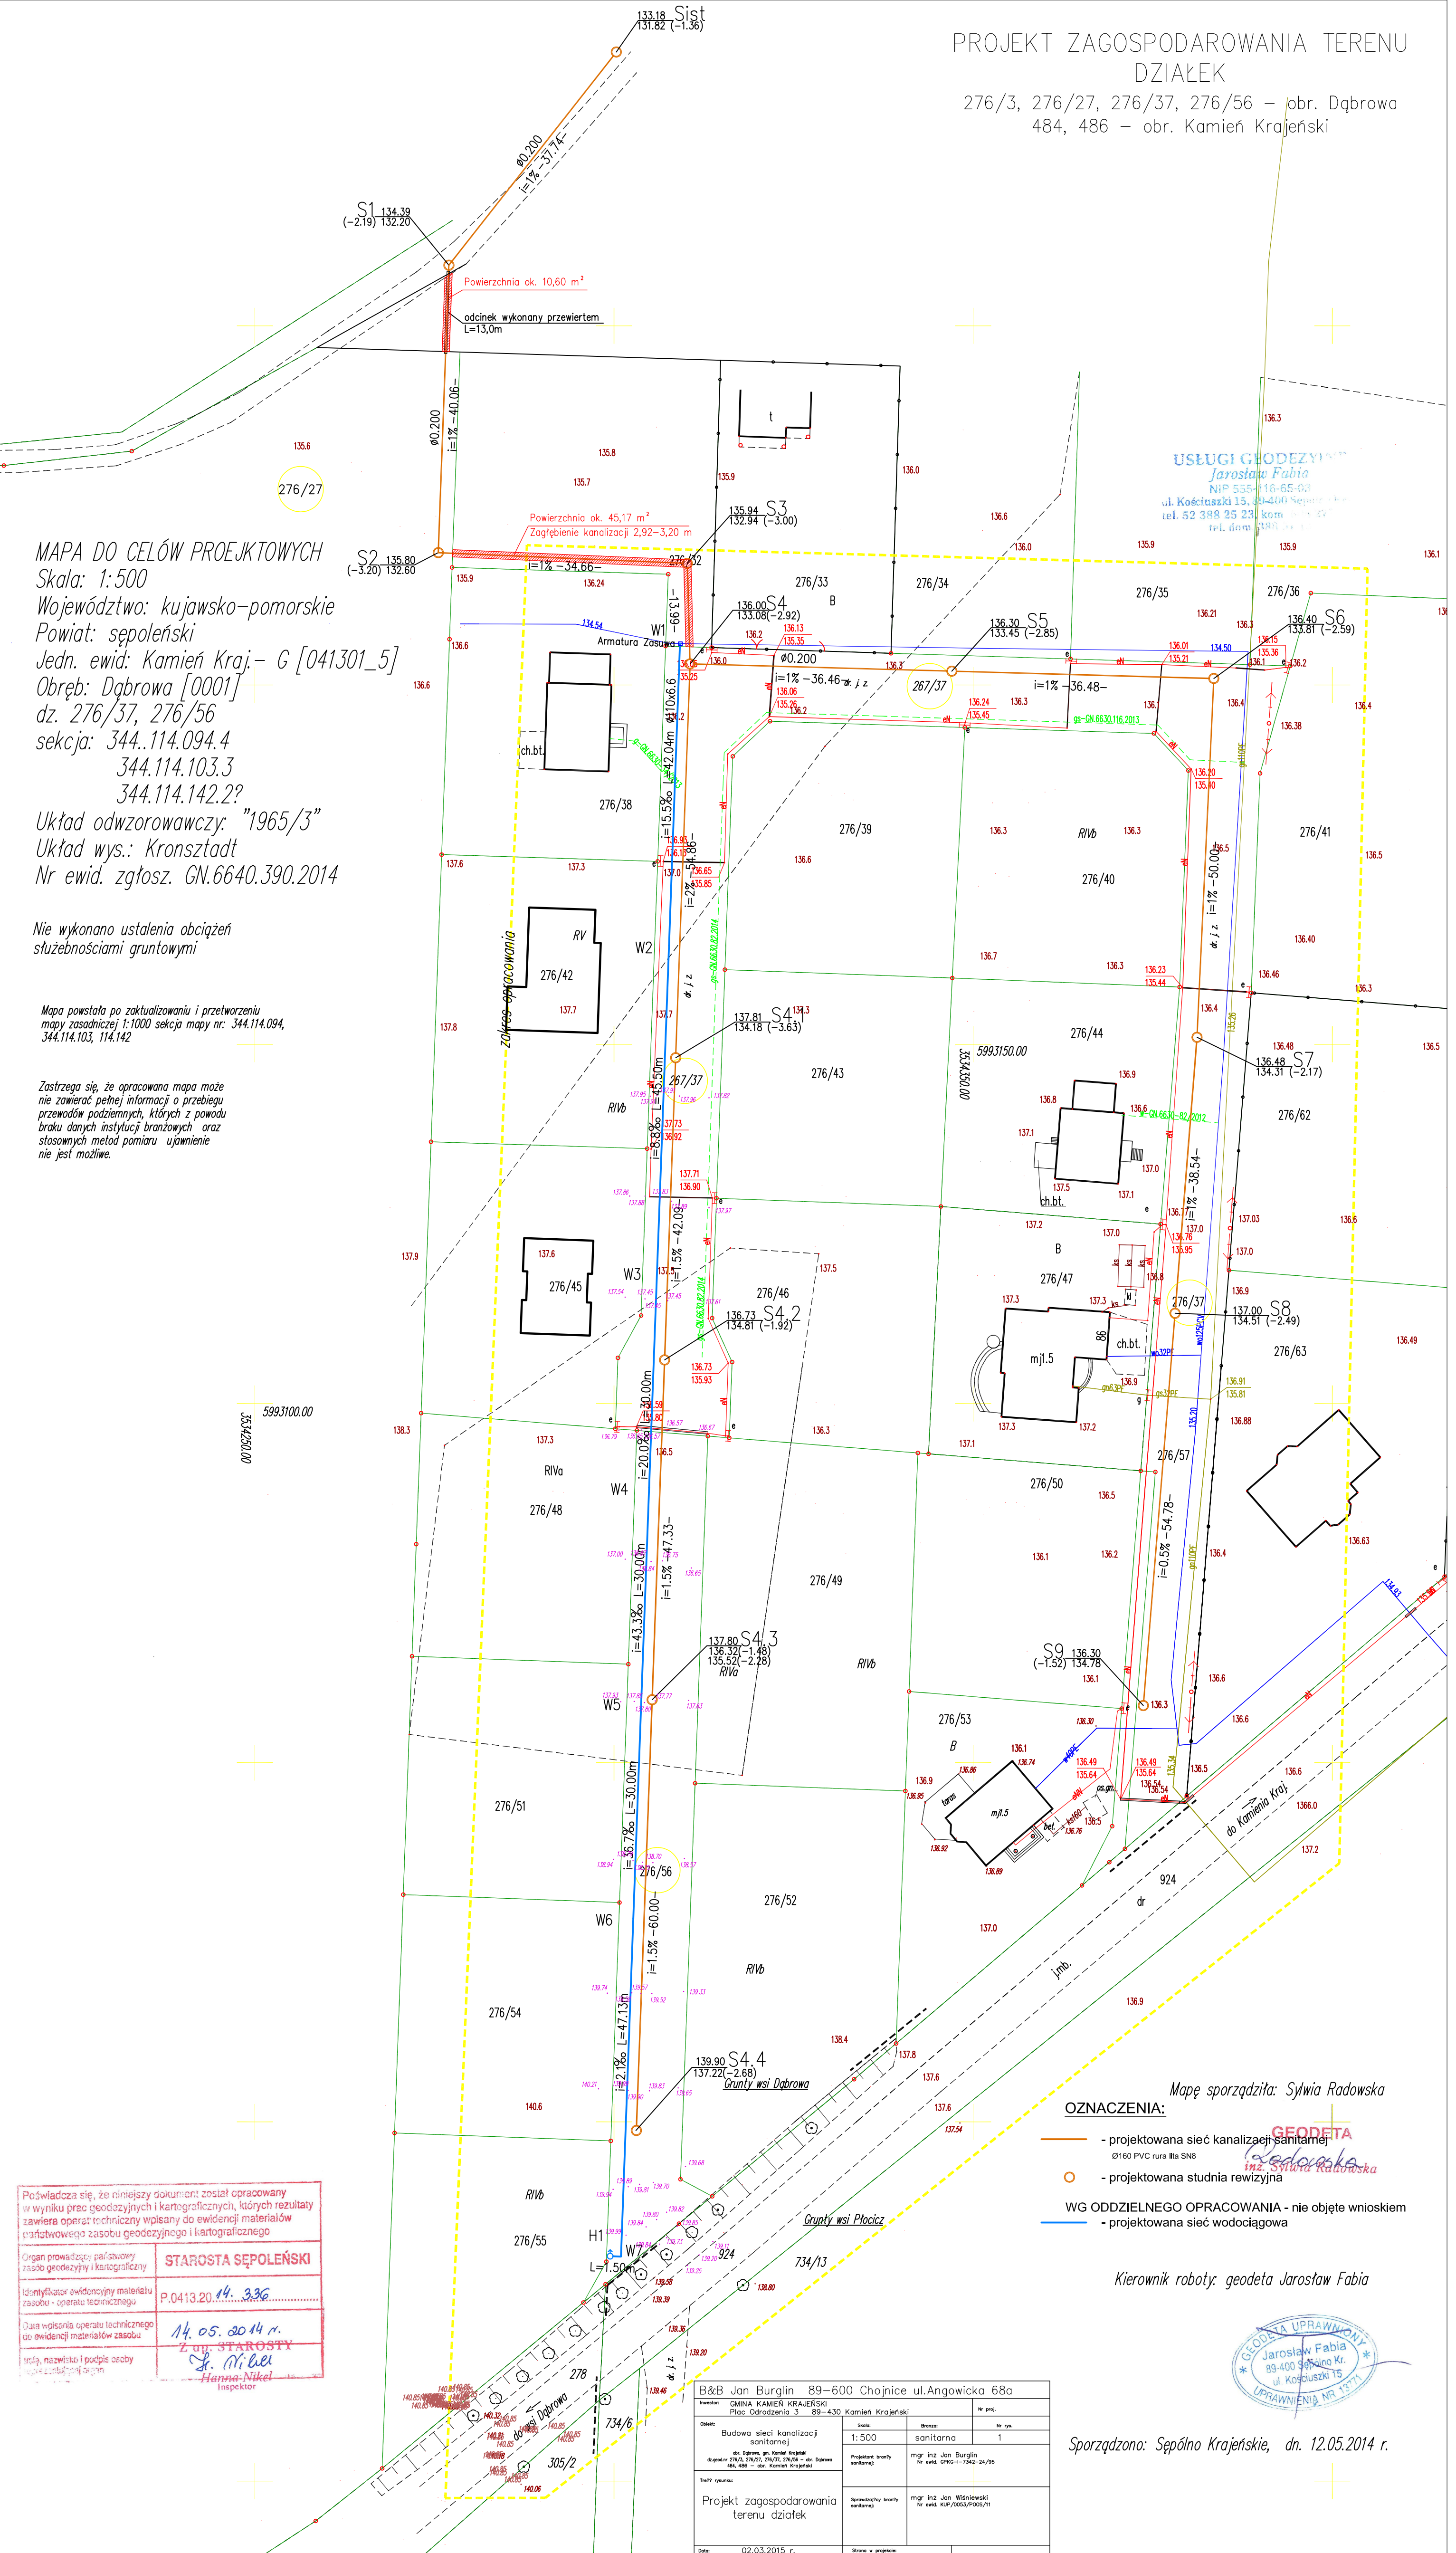

OZNACZENIA:
- projektowana sieć kanalizacji sanitarnej
Ø160 PVC rura IIIa S18
- projektowana studnia rewizyjna
WG ODDZIELNEGO OPRACOWANIA - nie objęte wnioskiem
- projektowana sieć wodociągowa

Mapę sporządziła: Sylwia Radowska
Kierownik roboty: geodeta Jarosław Fabia



Sporządzono: Sępólno Krajeńskie, dn. 12.05.2014 r.

Poświadczam, że niniejszy dokument został opracowany
w wyniku prac geodezyjnych i kartograficznych, których rezultaty
zawiera operat techniczny wpisany do ewidencji materiałów
państwowego zasobu geodezyjnego i kartograficznego

Organ prowadzący państwowy
zasób geodezyjny i kartograficzny: **STAROSTA SĘPOLEŃSKI**

Identyfikator ewidencyjny materiału
zasobu - operatu technicznego: P.0413.20.14.336

Data wpisania operatu technicznego
do ewidencji materiałów zasobu: 14.05.2014 r.

Imię, nazwisko i podpis osoby
opracowującej operat: **S. Nibel**
Hanna-Nikel
Inspektor

B&B Jan Burglin 89-600 Chojnice ul. Angowicka 68a	
Investor: GMINA KAMIEŃ KRAJEŃSKI Plac Odrodzenia 3 89-430 Kamień Krajeński	Nr projektu:
Opis: Budowa sieci kanalizacji sanitarnej	Skala: 1:500
Projektant: mgr inż. Jan Burglin Nr ewid. 0205-1745-24/95	Przebieg: sanitarna 1
Projektant branży sanitarnej:	
Projektant branży sanitarnej:	mgr inż. Jan Winiowski Nr ewid. KUP/0553/0025/11
Data: 02.03.2015 r.	Strona w projekcie: