

MAPA DO CELÓW PROJEKTOWYCH

Oznaczenie kancelaryjne zgłoszenia pracy geodezyjnej: GN.6640.731.2009  
 Miejscowość: Płocicz  
 Jednostka ewidencyjna: 041301\_5 Kamień Krajeński  
 Obręb ewidencyjny: Płocicz 0010  
 Skala mapy: 1:1000  
 Arkusz mapy: 344.132.042, 344.114.244  
 Geodezyjny układ współrzędnych prostokątnych płaskich: 1965 strefa 3  
 Geodezyjny układ współrzędnych wysokości: Kronsztadt  
 Oznaczenie granic obszaru, który był przedmiotem aktualizacji:  
 Data opracowania mapy: 2015-12-23


Zastrzegam się, że opracowana mapa może nie zawierać pełnej informacji o przebiegu urządzeń podziemnych, których z powodu braku danych instytucji branżowych oraz stosowanych metod pomiaru ujawnienie nie jest możliwe.

Wykonanie niniejszej mapy nie było poprzedzone ustaleniami dotyczącymi ewentualnych szkodności gruntowych obciążających grunty położone w granicach projektowanej inwestycji budowlanej

OZNACZENIA:

- zakres opracowania
- 117 numer działki
- projektowana sieć kanalizacji sanitarnej tłocznej
- sieć kanalizacji sanitarnej tłocznej (proj. wg odrębnego opracowania)
- projektowana rura osłonna Ø250 PE
- projektowane zalamanie trasy rurociągu tłoczego
- Z21 Z22 zalamanie trasy rurociągu tłoczego (proj. wg odrębnego opracowania)
- Z21 zasawa DN100
- Z22 zasawa DN100 (proj. wg odrębnego opracowania)
- sieć i przyłącza kanalizacji sanitarnej grawitacyjnej (proj. wg odrębnego opracowania)
- zewn. instalacja kanalizacji sanitarnej grawitacyjnej (proj. wg odrębnego opracowania)
- zewn. instalacja kanalizacji sanitarnej tłocznej (proj. wg odrębnego opracowania)
- studzienka rewizyjna z kręgow beton. D=1200 mm na sieci kanalizacji sanitarnej grawitacyjnej (proj. wg odrębnego opracowania)
- studzienka rewizyjna z PP/PVC Ø425 mm na zewn. instalacji kanalizacji sanitarnej grawitacyjnej (proj. wg odrębnego opracowania)
- studzienka rewizyjna z PPP/PVC Ø425 mm na przyłączu sieci kanalizacji sanitarnej grawitacyjnej (proj. wg odrębnego opracowania)
- przedomowa przepompownia ścieków (proj. wg odrębnego opracowania)
- kabel instalacji tłocznej i przepompowni (proj. wg odrębnego opracowania)

UWAGA:  
 W miejscach skrzyżowań z kablami, na kablu nałożyć rury ochronne AROT o długości 2 m

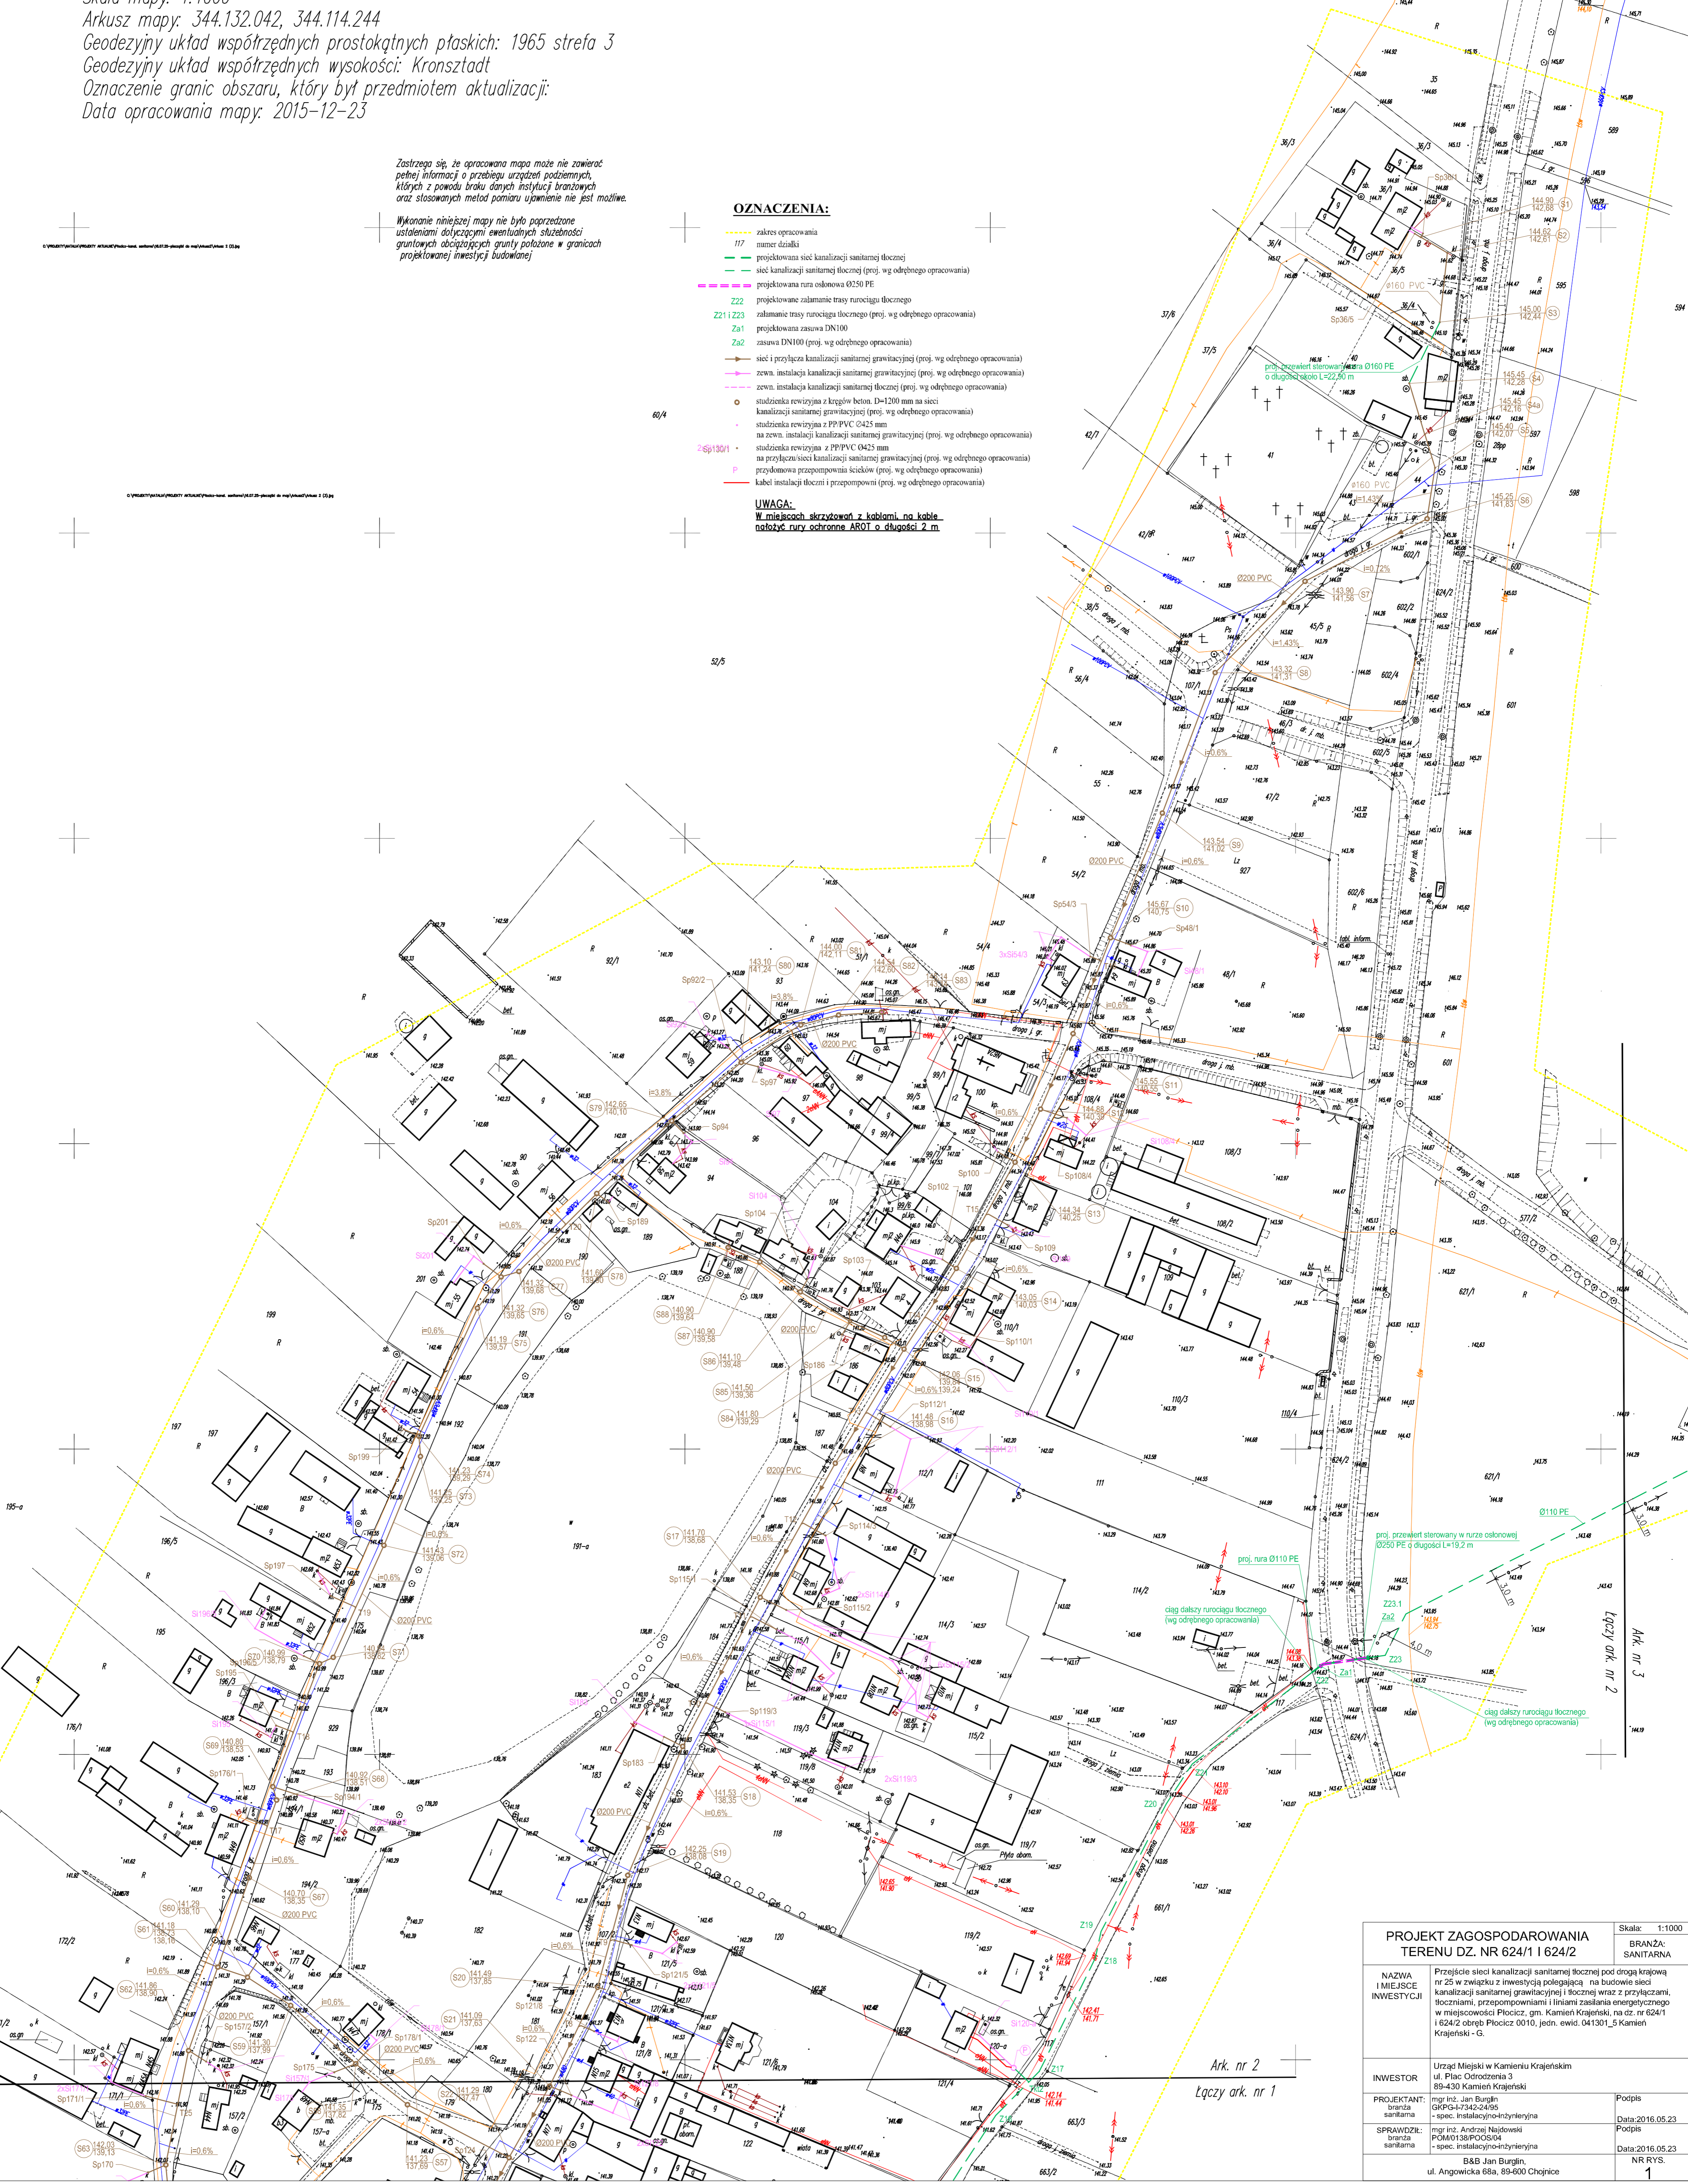

PROJEKT ZAGOSPODAROWANIA TERENU DZ. NR 624/1 I 624/2		Skala: 1:1000
		BRANŻA: SANITARNA
NAZWA I MIEJSCIE INWESTYCJI	Przebieg sieci kanalizacji sanitarnej tłocznej pod drogą krajową nr 25 w związku z inwestycją polegającą na budowie sieci kanalizacji sanitarnej grawitacyjnej i tłocznej wraz z przyłączami, łoczniami, przepompowniami i liniami zasilania energetycznego w miejscowości Płocicz, gm. Kamień Krajeński, na cz. nr 624/1 I 624/2 obręb Płocicz 0010, jedn. ewid. 041301_5 Kamień Krajeński - G.	
INWESTOR	Urząd Miejski w Kamieniu Krajeńskim ul. Plac Odrodzenia 3 89-430 Kamień Krajeński	Podpis
PROJEKTANT:	mgr inż. Jan Burgin branża: sanitarna - spec. instalacyjno-inżynierska	Data: 2016.05.23
SPRAWDZIŁ:	mgr inż. Andrzej Najdowski branża: sanitarna - spec. instalacyjno-inżynierska	Data: 2016.05.23
	B&B Jan Burgin, ul. Angowicka 68a, 89-600 Chojnice	NR RYS. 1

Ark. nr 2  
 Łączy ark. nr 1