

MAPA DO CELÓW PROJEKTOWYCH

Oznaczenie kancelaryjne zgłoszenia pracy geodezyjnej: GN.6640.731.2009
 Miejscowość: Płocicz
 Jednostka ewidencyjna: 041301_5 Kamień Krajeński
 Obręb ewidencyjny: Płocicz 0010
 Skala mapy: 1:1000
 Arkusz mapy: 344.132.042, 344.114.244
 Geodezyjny układ współrzędnych prostokątnych płaskich: 1965 strefa 3
 Geodezyjny układ współrzędnych wysokości: Kronsztadt
 Oznaczenie granic obszaru, który był przedmiotem aktualizacji:
 Data opracowania mapy: 2015-12-23


Zastrzegam się, że opracowana mapa może nie zawierać pełnej informacji o przebiegu urządzeń podziemnych, których z powodu braku danych instytucji branżowych oraz stosowanych metod pomiaru ujawnienie nie jest możliwe.

Wykonanie niniejszej mapy nie było poprzedzone ustaleniami dotyczącymi ewentualnych szkodności gruntowych obciążających grunty położone w granicach projektowanej inwestycji budowlanej

OZNACZENIA:

- zakres opracowania
- 117 numer działki
- projektowana sieć i przyłącza kanalizacji sanitarnej grawitacyjnej
- projektowana zewn. instalacja kanalizacji sanitarnej grawitacyjnej
- projektowana sieć kanalizacji sanitarnej tłocznej
- projektowana zewn. instalacja kanalizacji sanitarnej tłocznej
- projektowana studzienka rewizyjna z kłęgów beton. D=1200 mm na sieci kanalizacji sanitarnej grawitacyjnej
- projektowana studzienka rewizyjna z PP-PVC Ø425 mm na zewn. instalacji kanalizacji sanitarnej grawitacyjnej
- projektowana studzienka rewizyjna z PP-PVC Ø425 mm na przyłączeniach kanalizacji sanitarnej grawitacyjnej
- projektowane tłocznie ścieków
- projektowana przepompownia ścieków
- projektowana przydomowa przepompownia ścieków
- projektowany kabel instalacji energet. tłoczni i przepompowni

UWAGA:
 W miejscach skrzyżowań z kablami, na kablowe należy rury ochronne AROT o długości 2 m

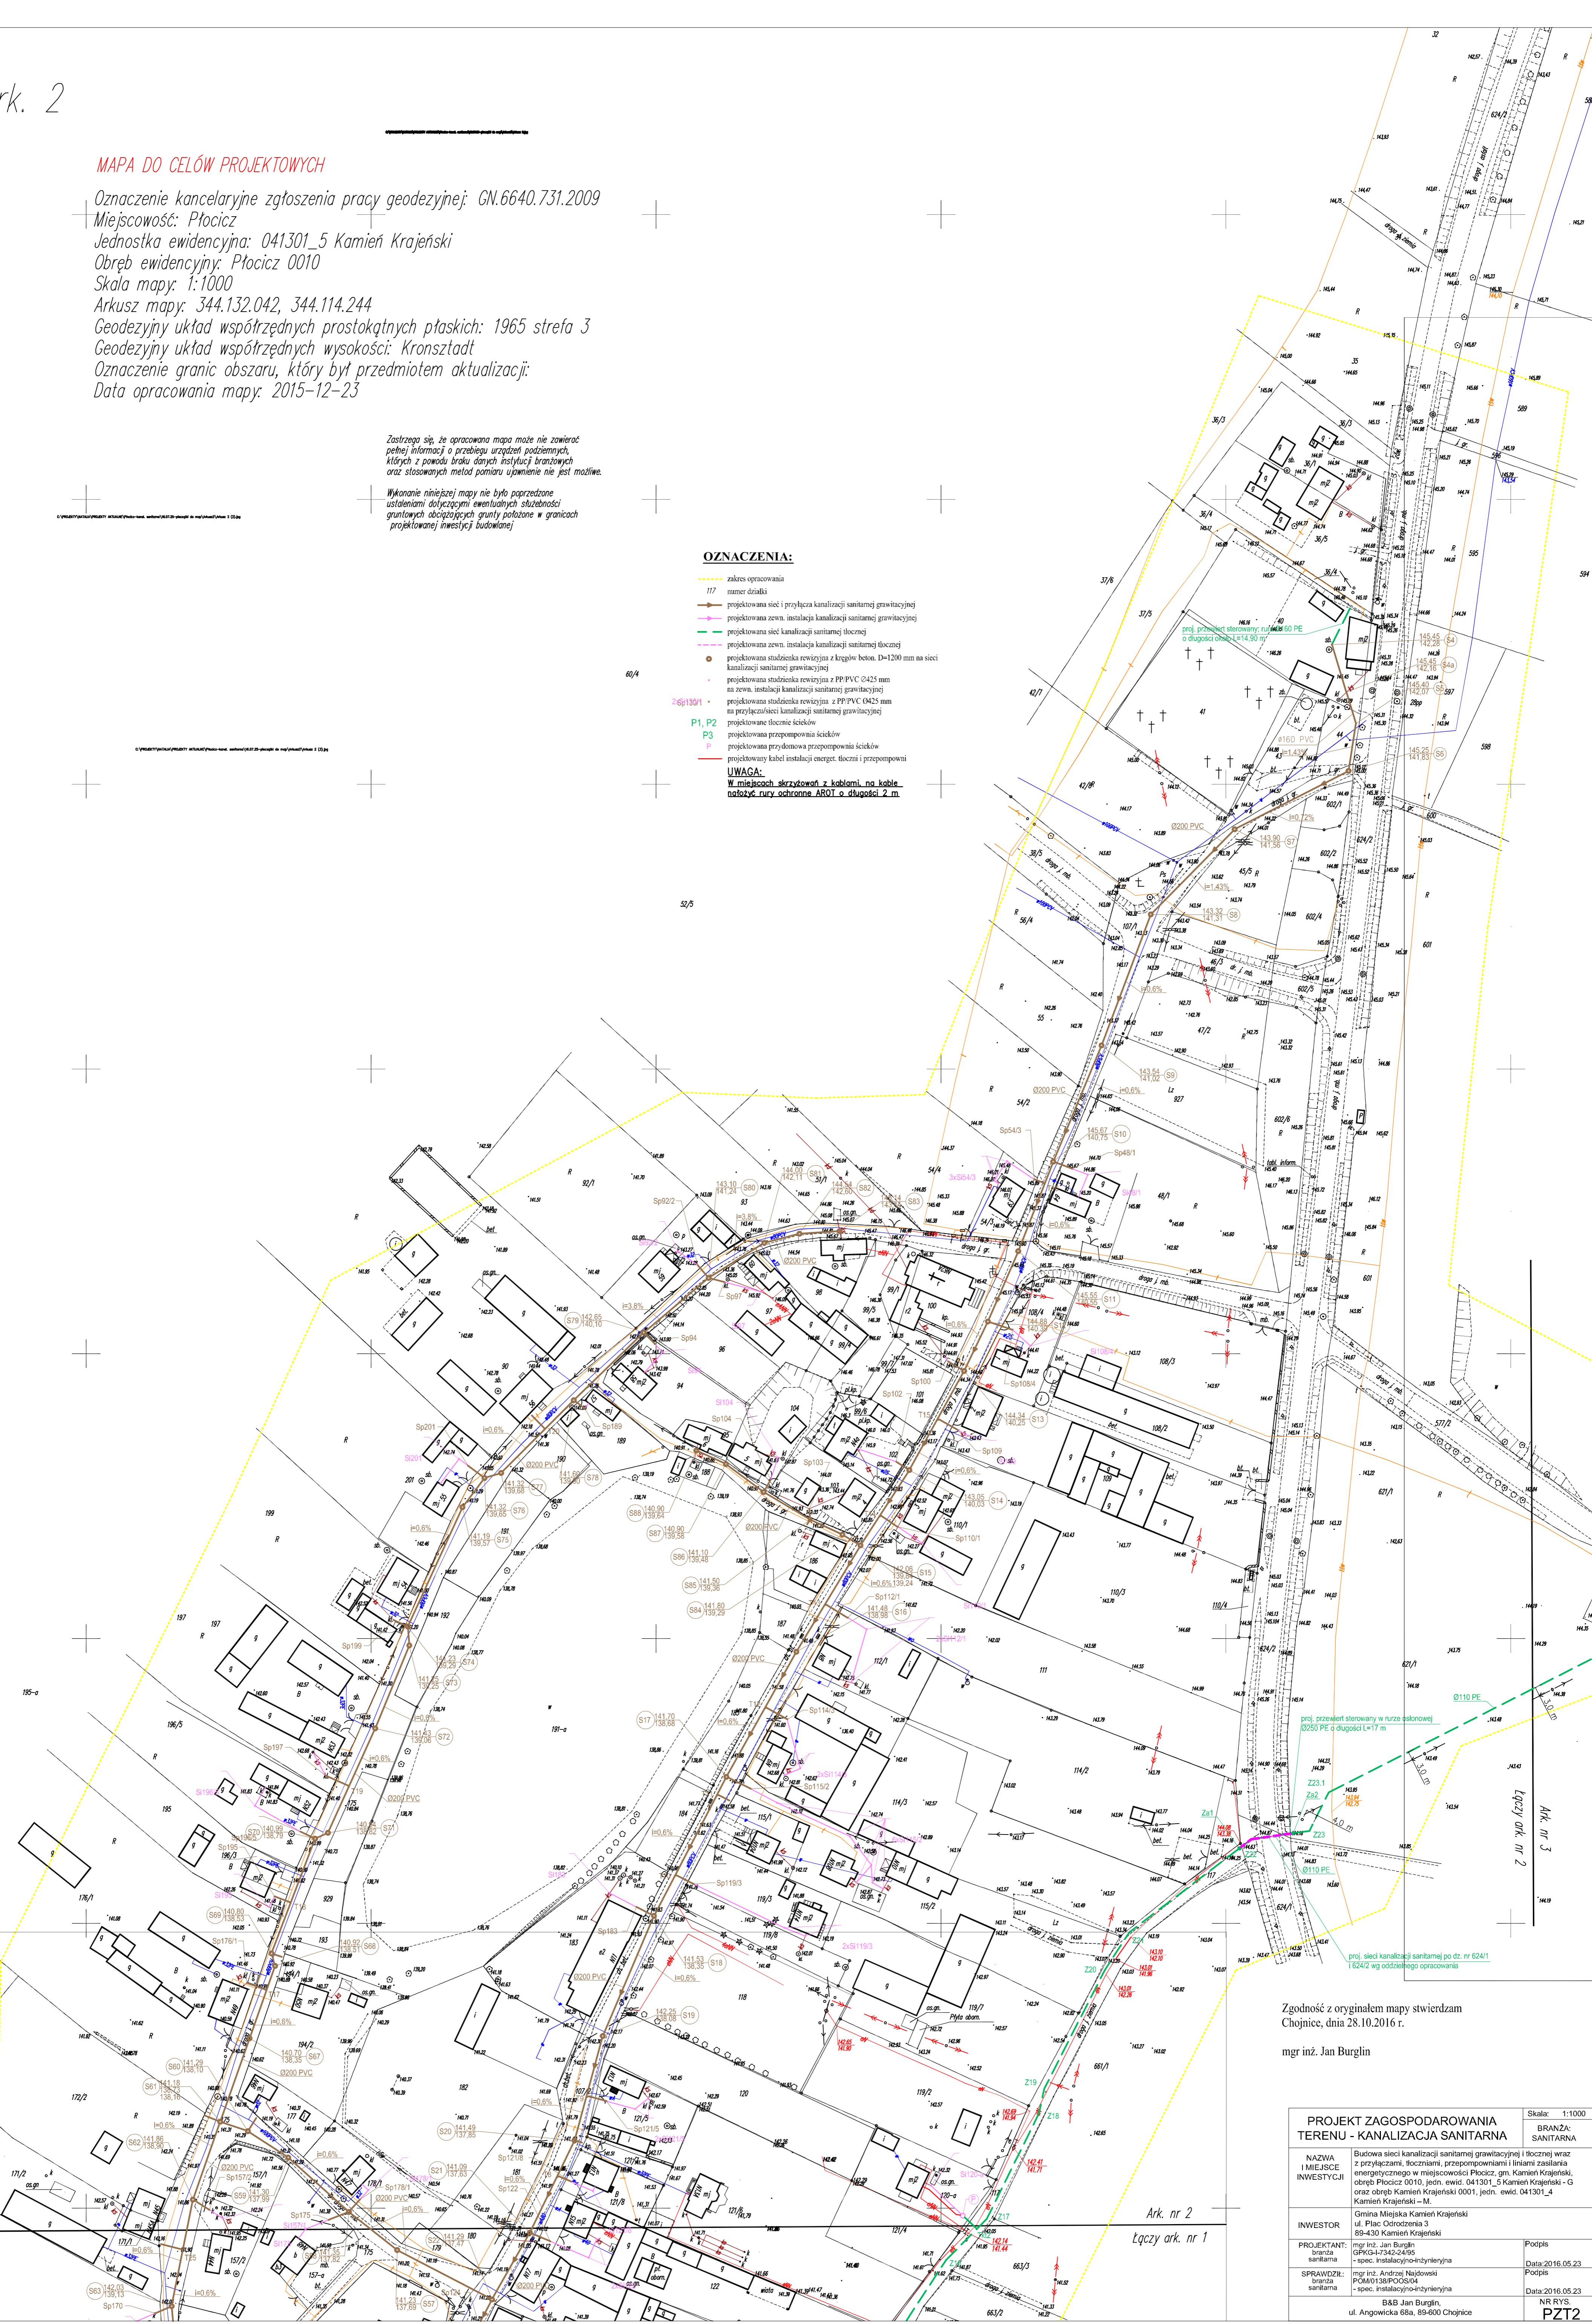

Zgodność z oryginałem mapy stwierdzam
 Chojnice, dnia 28.10.2016 r.
 mgr inż. Jan Burglin

<p>PROJEKT ZAGOSPODAROWANIA TERENU - KANALIZACJA SANITARNA</p>		Skala: 1:1000
<p>NAZWA I MIEJSCE INWESTYCJI</p>	<p>Budowa sieci kanalizacji sanitarnej grawitacyjnej i tłocznej wraz z przyłączami, tłoczniami, przepompowniami i liniami zasilania energetycznego w miejscowości Płocicz, gm. Kamień Krajeński, obręb Płocicz 0010, jedn. ewid. 041301_5 Kamień Krajeński - G oraz obręb Kamień Krajeński 0001, jedn. ewid. 041301_4 Kamień Krajeński - M.</p>	BRANŻA: SANITARNA
<p>INWESTOR</p>	<p>Gmina Miejska Kamień Krajeński ul. Plac Odrodzenia 3 89-430 Kamień Krajeński</p>	
<p>PROJEKTANT: branża sanitarna</p>	<p>mgr inż. Jan Burglin OFPK-12-24-2016</p>	Podpis
<p>SPRAWDZIEL: branża sanitarna</p>	<p>mgr inż. Andrzej Najdowski POKM138-POC-2016</p>	Data: 2016.05.23
	<p>B&B Jan Burglin, ul. Angowska 68A, 89-600 Chojnice</p>	Podpis
		Data: 2016.05.23
		NR RYS. PZT2

Ark. nr 2
 Łączy ark. nr 1