


MAPA DO CELÓW PROJEKTOWYCH

Oznaczenie kancelaryjne zgłoszenia pracy geodezyjnej: GN.6640.731.2009
 Miejscowość: Płocicz
 Jednostka ewidencyjna: 041301_5 Kamień Krajeński
 Obręb ewidencyjny: Płocicz 0010
 Skala mapy: 1:1000
 Arkusz mapy: 344.114.202, 344.114.154
 Geodezyjny układ współrzędnych prostokątnych płaskich: 1965 strefa 3
 Geodezyjny układ współrzędnych wysokości: Kronsztadt
 Oznaczenie granic obszaru, który był przedmiotem aktualizacji:
 Data opracowania mapy: 2015-12-23

Zastrzegam, że opracowana mapa może nie zawierać pełnej informacji o przebiegu urządzeń podziemnych, których z powodu braku danych instytucji branżowych oraz stosowanych metod pomiaru ujawnienie nie jest możliwe.

Wykonanie niniejszej mapy nie było poprzedzone ustaleniami dotyczącymi ewentualnych służebności gruntowych obciążających grunty położone w granicach projektowanej inwestycji budowlanej

© WYKONANIE PRACY PROJEKTOWEJ W OBRĘBIE GRANIC OBRĘB EWIDENCYJNYCH I W OBRĘBIE GRANIC OBRĘB EWIDENCYJNYCH

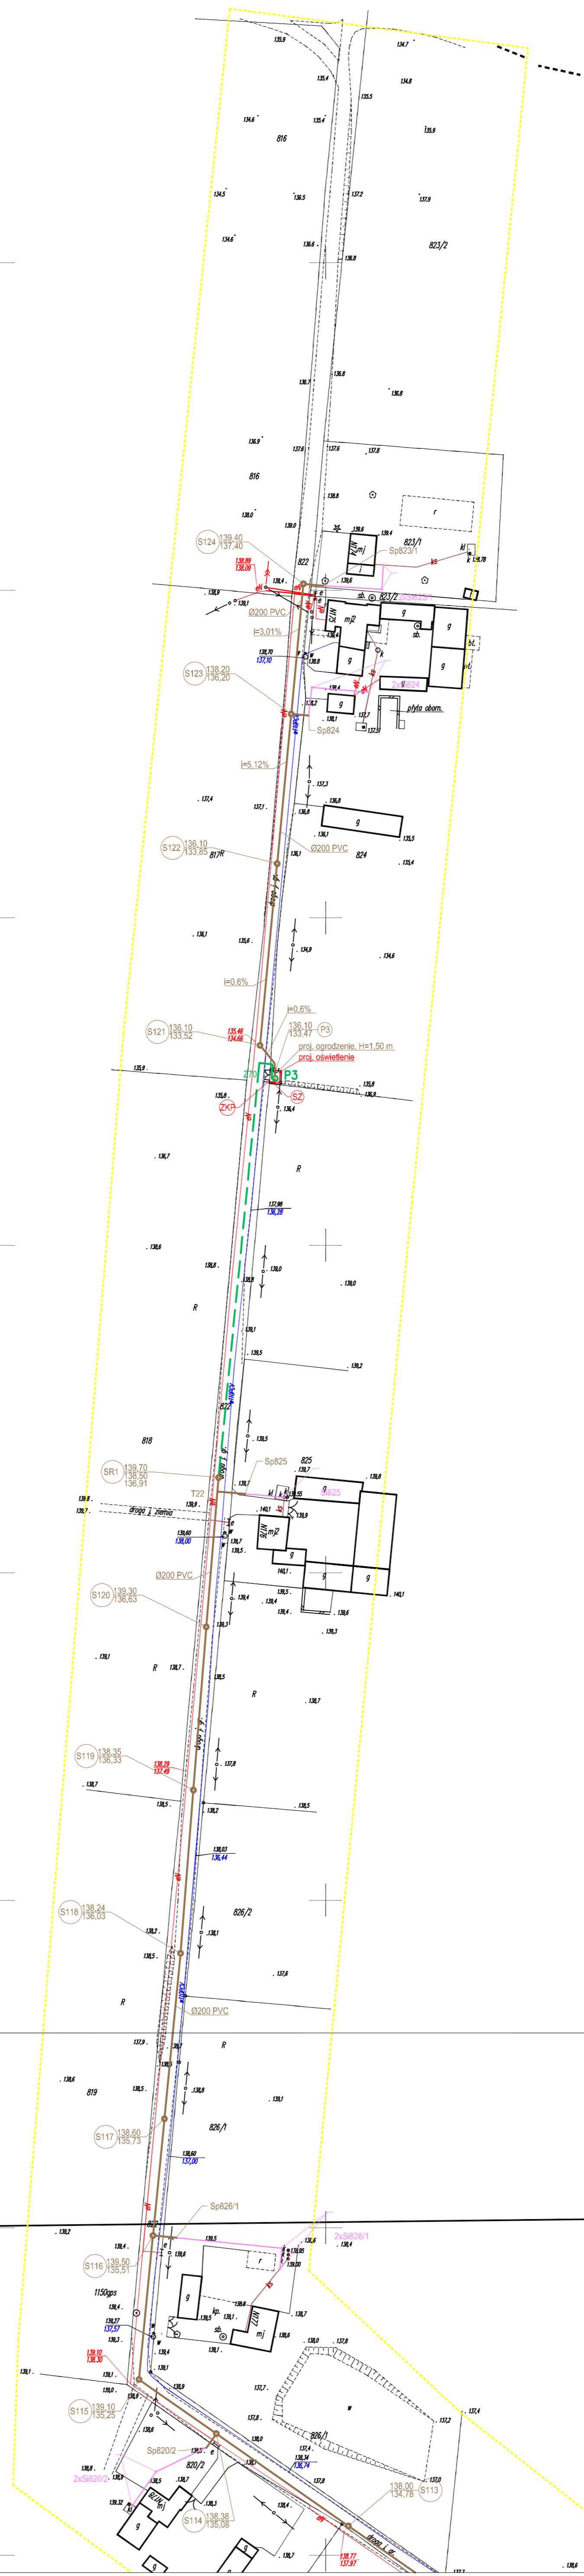

OZNACZENIA:

- zakres opracowania
- 117 numer działki
- projektowana sieć i przyłącza kanalizacji sanitarnej grawitacyjnej
- projektowana zewn. instalacja kanalizacji sanitarnej grawitacyjnej
- projektowana sieć kanalizacji sanitarnej tłocznej
- projektowana zewn. instalacja kanalizacji sanitarnej tłocznej
- projektowana studzienka rewizyjna z kręgów beton. D=1200 mm na sieci kanalizacji sanitarnej grawitacyjnej
- projektowana studzienka rewizyjna z PP PVC Ø425 mm na zewn. instalacji kanalizacji sanitarnej grawitacyjnej
- projektowana studzienka rewizyjna z PP PVC Ø425 mm na przyłączu/sieci kanalizacji sanitarnej grawitacyjnej
- projektowane tłocznie ścieków
- P1, P2 projektowana przepompownia ścieków
- P3 projektowana przydomowa przepompownia ścieków
- P projektowany kabel instalacji energet. tłoczni i przepompowni
- ZS proj. szafka sterownicza tłoczni/przepompowni
- ZKP złącze pomiarowe (PROJ. WG ODRĘBN. OPRAWOWANIA)

UWAGA:
 W miejscach skrzyżowań z kablami, na kablowe należy rury ochronne AROT o grubości 2 mm

Zgodność z oryginałem mapy stwierdzam
 Chojnice, dnia 28.10.2016 r.

mgr inż. Jan Burglin

Ark. nr 7
 Łączy ark. nr 6

PROJEKT ZAGOSPODAROWANIA TERENU - KANALIZACJA SANITARNA		Skala: 1:1000
NAZWA I MIEJSCE INWESTYCJI		BRANŻA: SANITARNA
INWESTOR		Podpis
PROJEKTANT:		Data: 2016.05.23
SPRAWDZIL:		Podpis
		Data: 2016.05.23
		NR RYS.
		PZ17