

Ark. 9


MAPA DO CELÓW PROJEKTYWNYCH

Oznaczenie kancelaryjne zgłoszenia pracy geodetycznej: GN.65.40.731.2009
Miejscowość: Płocicz
Jednostka ewidencyjna: 041301_5 Kamień Krajeński
Obszr ewidencyjna: Płocicz 0010
Skala mapy: 1:1000
Arkusz mapy: 344.123.111
Geodezyjny układ współrzędnych: prostokątnych płaskich: 1965 strona 3
Geodezyjny układ współrzędnych wysokości: Kronsztadt
Oznaczenie granic obszaru, który był przedmiotem aktualizacji:
Data opracowania mapy: 2015-12-23

Zastrzegam się, że opracowanie mojej pracy nie stanowi pełnej informacji o przebiegu urządzeń projektowanych oraz sposobie ich budowy i wykonania nie jest możliwe. Wskazanie niektórych elementów w skrajnie granicznych obszarach nie jest gwarantem ich istnienia w granicach projektowanej inwestycji.

C:\projekty\projektowanie\mapa\mapa\mapa_438.dwg

Zgodność z oryginałem mapy swierdzian
Chojnice, dnia 28.10.2016 r.
mgr inż. Jan Barglin

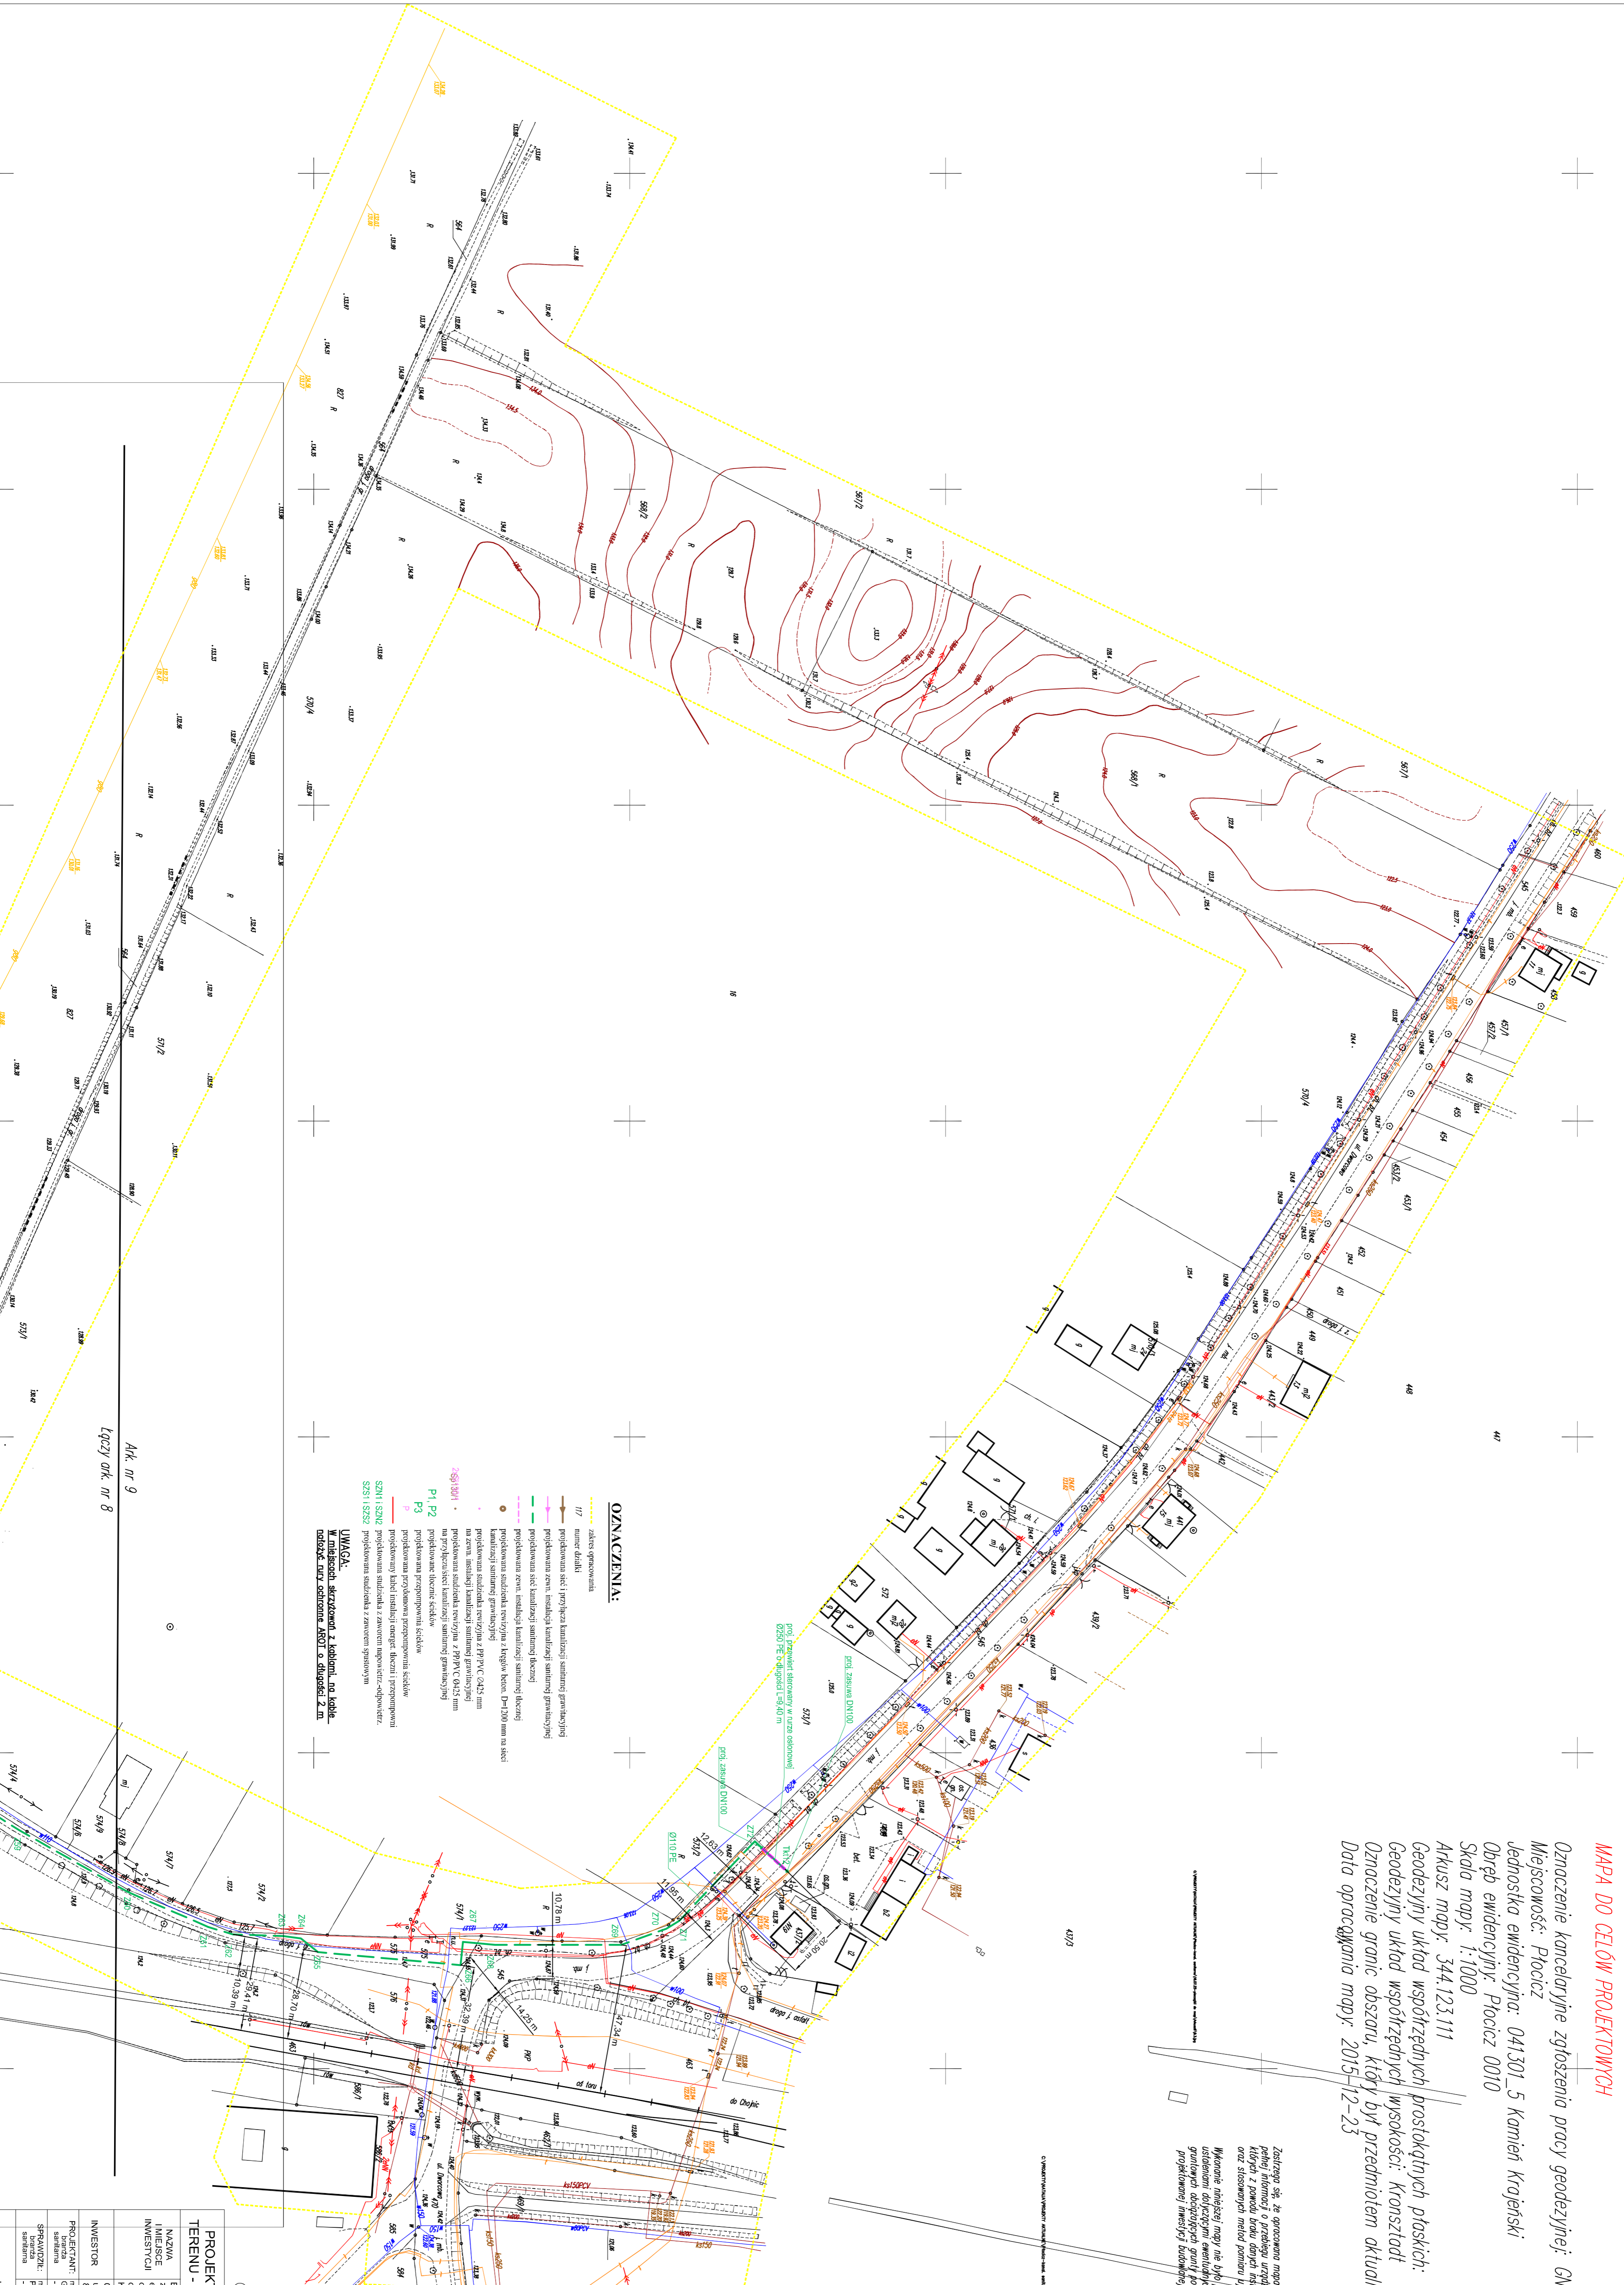

OZNACZENIA:

- zakres opracowania
- 117 numer działki
- projektowana sieć i przebieg kanalizacji sanitarnej graniczącej
- projektowana rezerwa i instalacja sanitarna graniczącej
- projektowana rezerwa i instalacja sanitarna działki
- projektowana rezerwa i instalacja sanitarna działki
- projektowana sieć wodociągowa i rozprawa z PRPV (3x125 mm)
- projektowana sieć wodociągowa i rozprawa z PRPV (3x125 mm)
- projektowana sieć wodociągowa i rozprawa z PRPV (3x125 mm)
- projektowana sieć wodociągowa i rozprawa z PRPV (3x125 mm)
- projektowana sieć wodociągowa i rozprawa z PRPV (3x125 mm)
- projektowana sieć wodociągowa i rozprawa z PRPV (3x125 mm)
- projektowana sieć wodociągowa i rozprawa z PRPV (3x125 mm)
- projektowana sieć wodociągowa i rozprawa z PRPV (3x125 mm)

UWAGA:
W miejscach skrzyżowań z kablami, podkładkami, sieciami ABT i o długości 2 m.

PROJEKT ZAGOSPODAROWANIA TERENU - KANALIZACJA SANITARNA

Skala: 1:1000	BRAMA: SANITARNA
INWESTOR: Gmina Miejska Kamień Krajeński	
UL. Piłsudskiego 3	
58-400 Kamień Krajeński	
PROJEKTANT: Główny projektant: Jan Barglin	
Pomocnik projektanta: Andrzej Kowalski	
Data: 2016.05.23	
PROJEKT: Sanitarna - spec. instalacyjno-techniczna	
Data: 2016.05.23	
NR EW 23	
PZ 19	